


Dąbrowskiego 82E

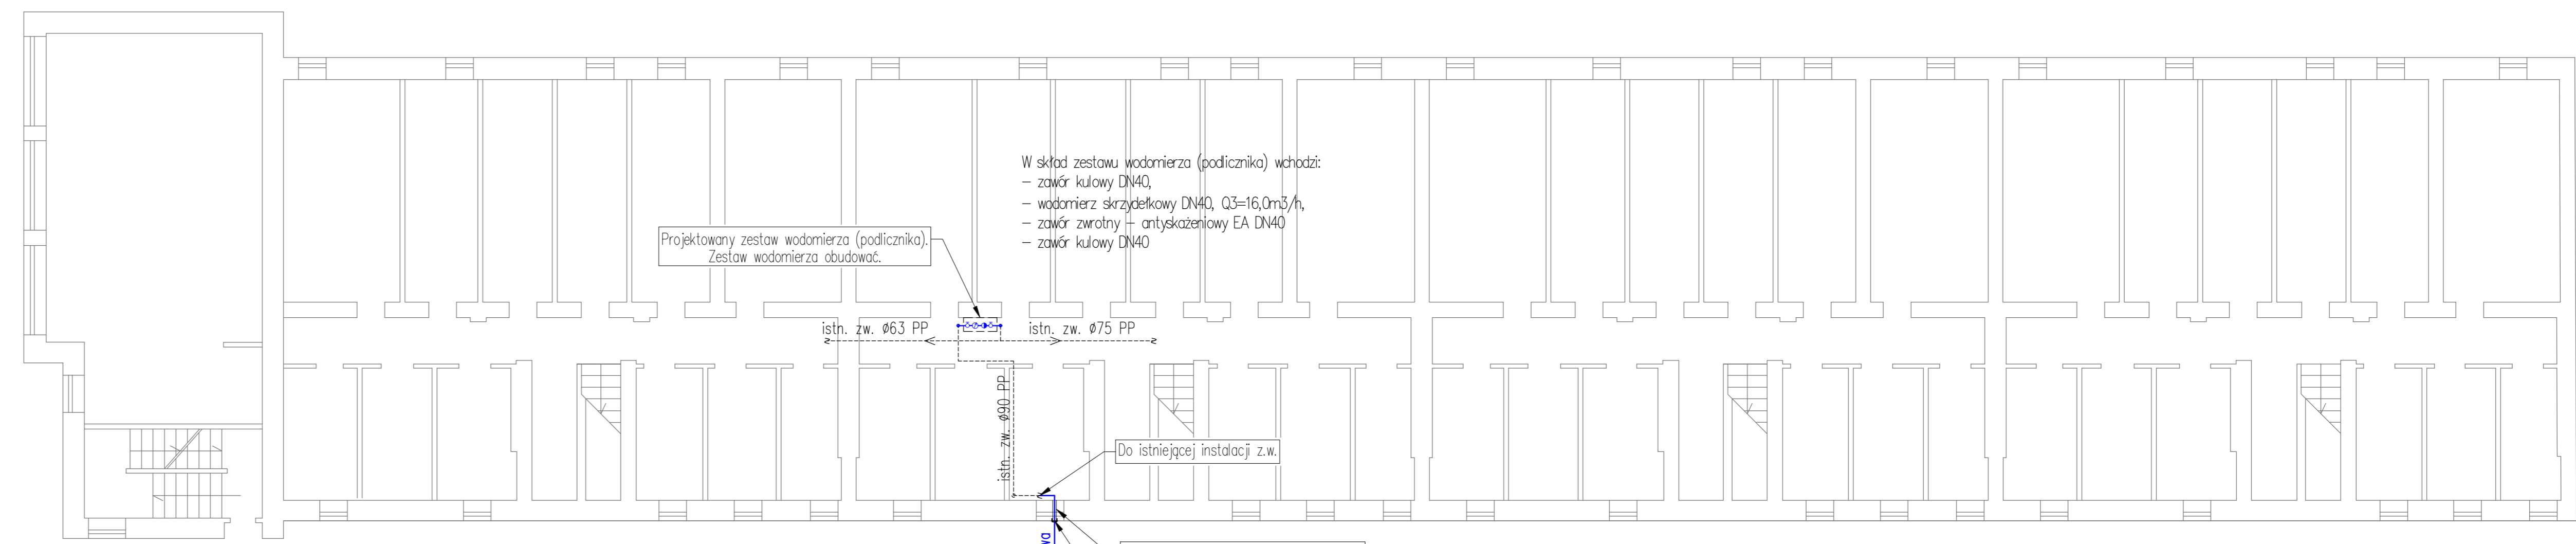

Dąbrowskiego 82F

INTER-PROJEKT Daniel Klonowski, 00-384 Warszawa, ul. Dobra 5 lok.4			
Nazwa zamierzenia budowlanego: INSTALOWANIE WEWNĄTRZ I NA ZEWNĄTRZ UŻYTKOWANYCH BUDYNKÓW INSTALACJI WODOCIĄGOWEJ			
Nazwa obiektu budowlanego: INSTALACJA WODOCIĄGOWA ŁĄCZĄCA ISTNIEJĄCĄ KOMORĘ WODOMIERNICZĄ Z BUDYNKAMI MIESZKALNYMI WIELORODZINNymi PRZY UL. DĄBROWSKIEGO 82E ORAZ 82F W WARSZAWIE			
Projektant: mgr inż. Daniel Klonowski	Podpis:		
Numer uprawnień budowlanych: MAZ/0529/PWOS/10	Podpis:		
Projektant sprawdzający: mgr inż. Katarzyna Olszewska	Podpis:		
Numer uprawnień budowlanych: MAZ/0067/PWBS/21	Podpis:		
Asystent:	Podpis:		
Branża: SANITARNIA	Data sporządzenia rysunku: 30.08.2021		
Tytuł rysunku: RZUT PIWNIC			
Numer tomu: -	Rewizja: 00	Skala: 1:100	Numer rysunku: PT_IS_03