


PRZYŁĄCZE DO BUD ŁOWICKA 10
PEØ63X5,7

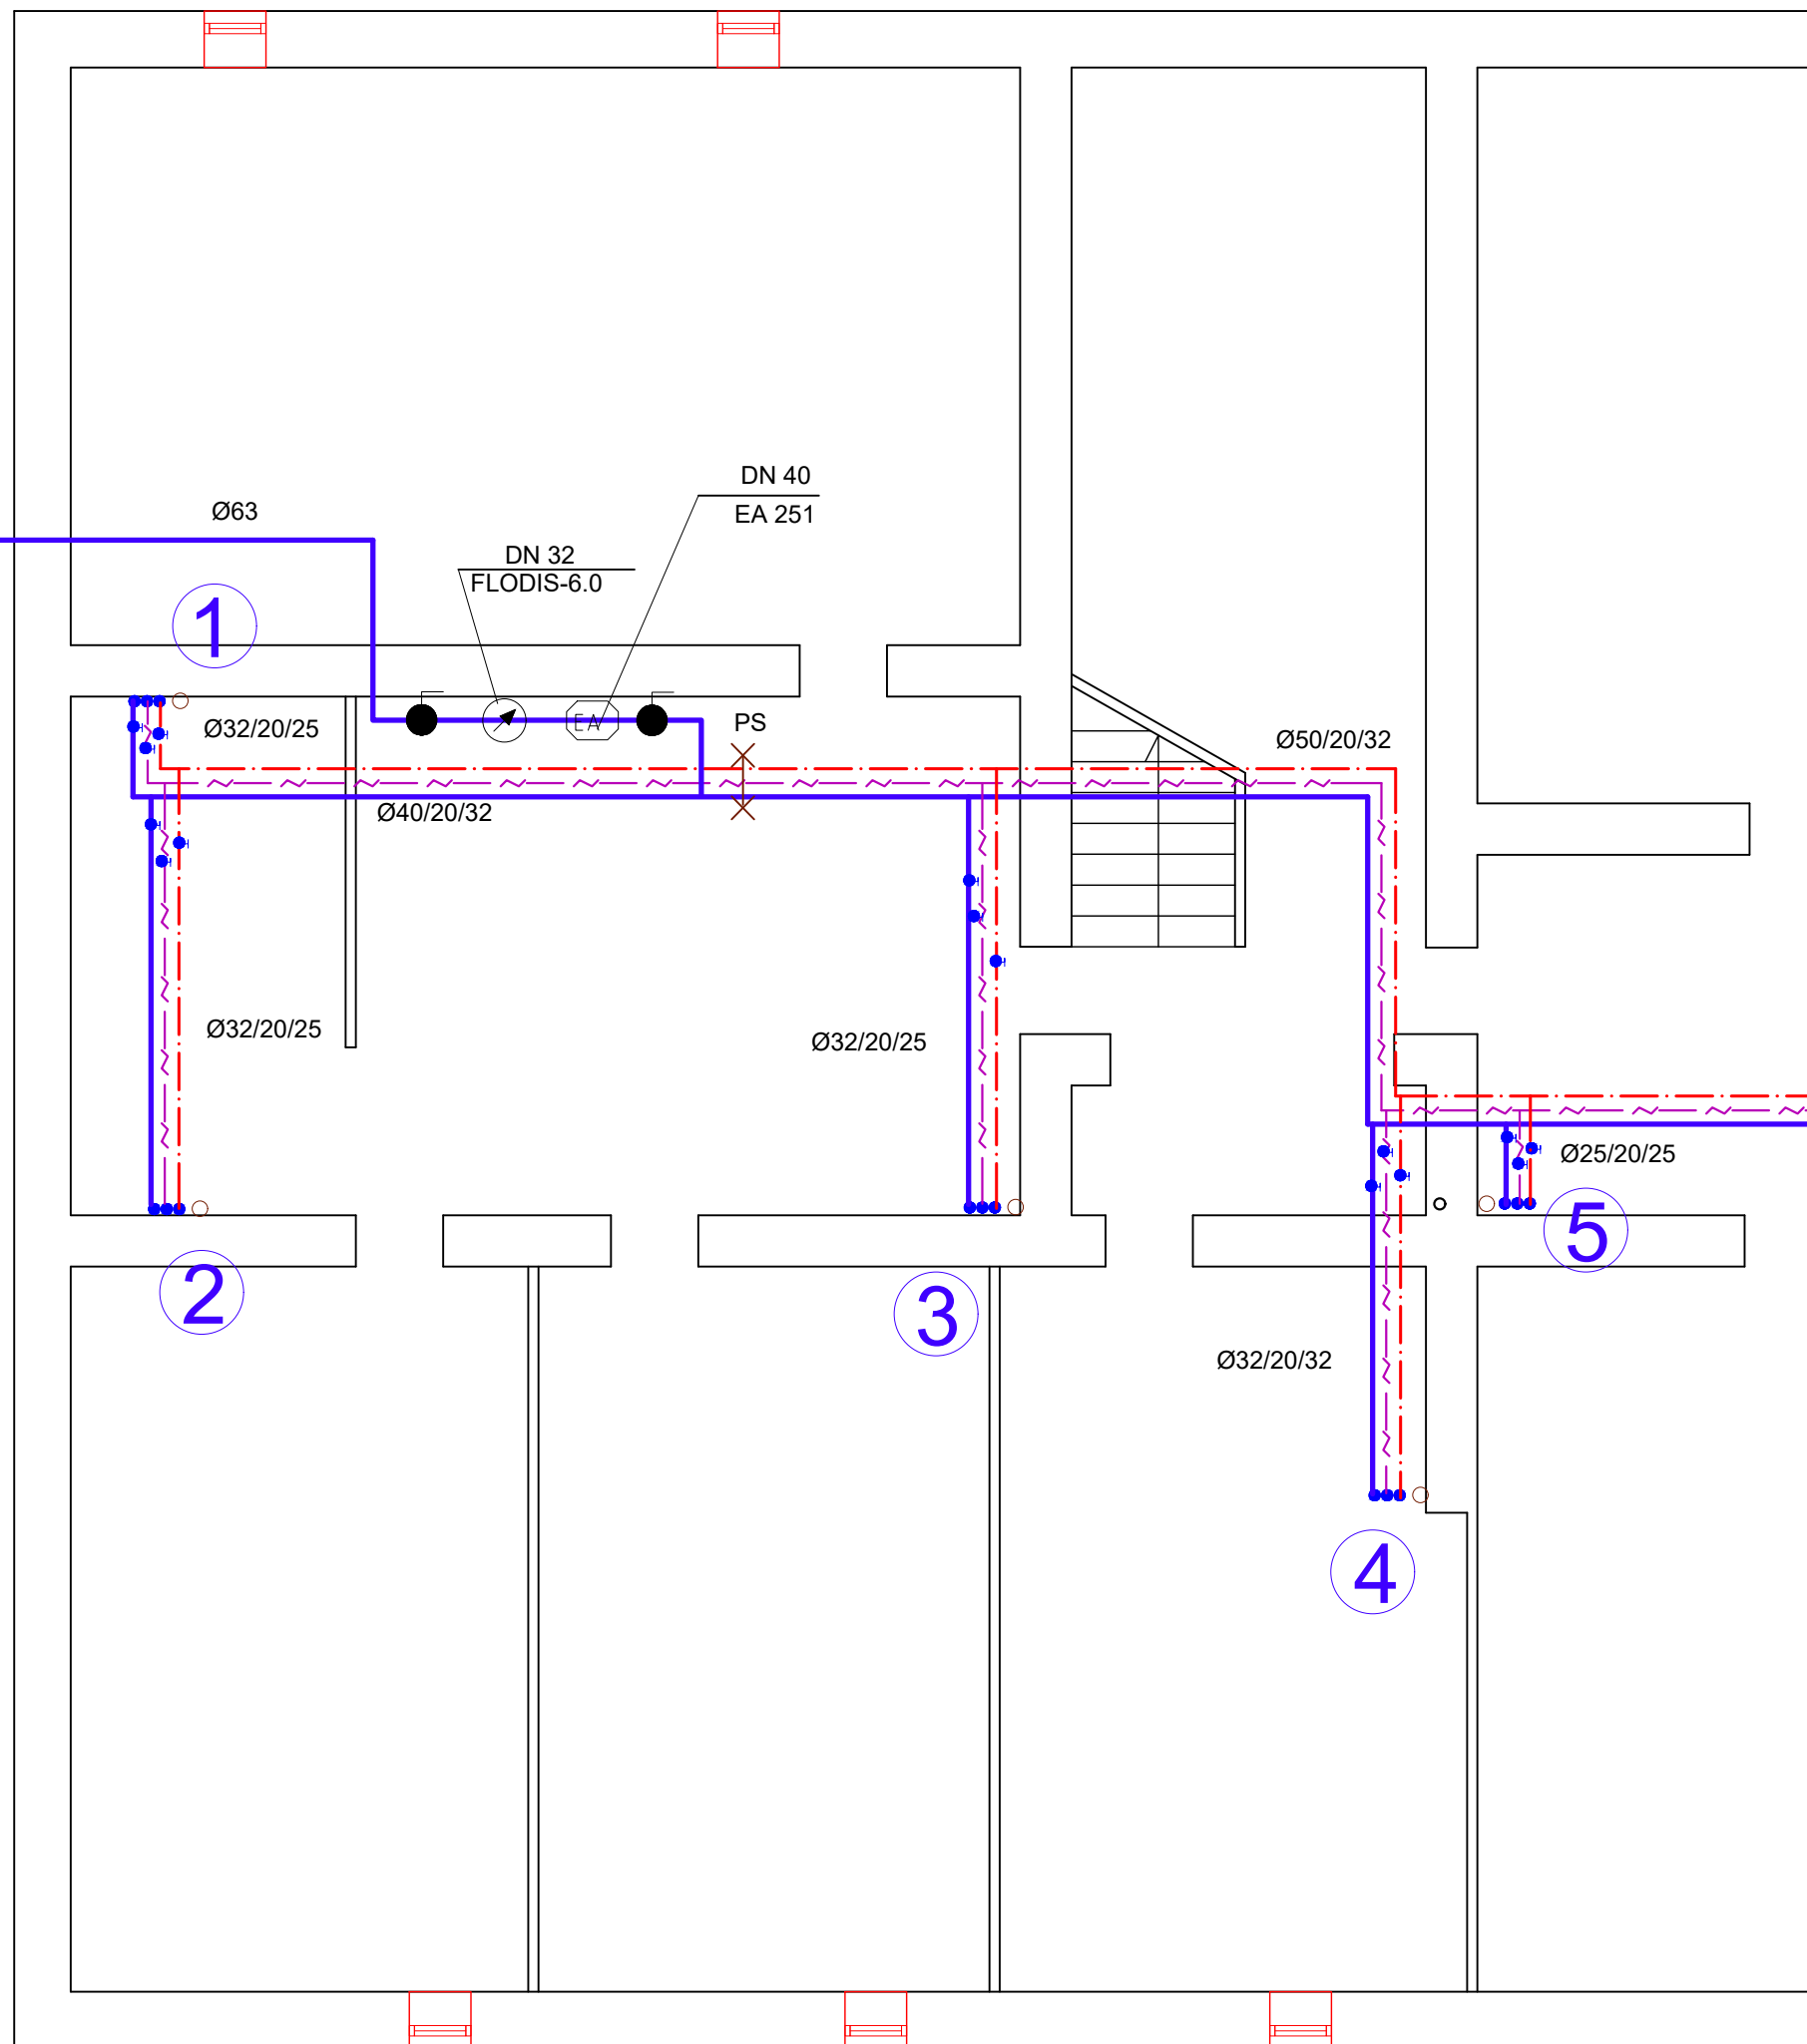

SAN-CO-BUD

PROJEKTOWANIE I REALIZACJA
INWESTYCJI I REMONTÓW
01-905 WARSZAWA
ul. Renesansowa 17 m71 TEL./FAX /022/ 722 70 04

BUDYNKI PRZY UL. DĄBROWSKIEGO 84A
UL. ŁOWICKA 10 WARSZAWA

PRZYŁĄCZA WODY - PRZEBUDOWA

BRANŻA
INSTALACJE SANITARNE

NAZWA RYSUNKU
RZUT PIWNIC BUD UL. ŁOWICKA 10

AUTORZY PROJEKTU :

PROJEKTANT	MGR INŻ ANNA ADAMCZYK	NR UPR.	ST 172/90	PODPIS
SPRAWDZENIE				
GL. PROJEKTANT				

OPRACOWANIE PROJEKTU :

OPRACOWAŁ1			
OPRACOWAŁ2			

NR. RYS. 04

SKALA 1:100

WARSZAWA LUTY 2022