



- UWAGI:**
- Na etapie wykonawstwa należy potwierdzić lokalizację tablic elektrycznych w lokalach mieszkalnych, nowoprojektowane w.l.z. - ty doprowadzić do istniejących tablic elektrycznych,
 - Na korytarzach oddolki poziome układać podrynkowo
 - Podejścia do opraw wykonać przewodami podrynkowo
 - Wewnątrz lokalu mieszkalnego projektowany WLZ do TLM prowadzić pod rylnkiem. Dopuszcza się na indywidualną prośbę lokatora, prowadzić WLZ wewnątrz lokalu, w istniejącym natynkowym - do ustalenia na etapie wykonawstwa

- Uwagi (p. poz.):**
- Przyciski PWP (Przeciwpowozarowy wyłącznik prądu) sterujące aparatem elektrycznym "WG-P.poz." będącym urządzeniem wykonawczym przeciwpożarowego wyłącznika prądu instalowanym w tablicy elektrycznej "TG", po naciśnięciu oddlna dopływ prądu do wszystkich obwodów w całym obiekcie,
 - Przycisk wyłącznika p-poz w **OBUDOWIE z SZYBĄ** oraz sygnalizacją świetlną (diody LED) zlokalizowany przy wejściu głównym do budynku w każdej kl. schodowej.
 - W budynku na dzień sporządzenia projektu 05.2023 r. nie występują oddiory pożarowe potrzebujące zasilania w energię elektryczną tj.: (hydrator pożarowy, oddymianie klatkek schodowych, wentylacja itp.)

OZNACZENIE ODBIORÓW INSTALACJI OŚWIETLENOWEJ

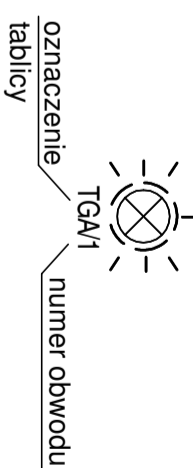

Nazwa Inwestycji		PROJEKT WYKONAWCZY	
Wymiany instalacji elektrycznej w częściach wspólnych budynku mieszkalnego wielorodzinnego przy ul. Łowickiej 14 w Warszawie		PARTER	
Inwestor			
SPÓŁDZIELNIA MIESZKANIOWA „MOKOTÓW”			
Administracja Osiedle Dąbrowskiego, ul. Łowicka 10, 02-574 Warszawa			
Zespół Projektowy		Nr. upr. WA 590/94	
Dariusz Skwamicki			
Karol Goel			
Sygnatury		Nr. upr. MAZ10390/P00E107	
Adam Skwamicki			
Typ i rysunek:			
Rzut parteru - instalacje elektryczne			
data: 05.2023 r.		skala 1:100	
		rys. nr: E-9	

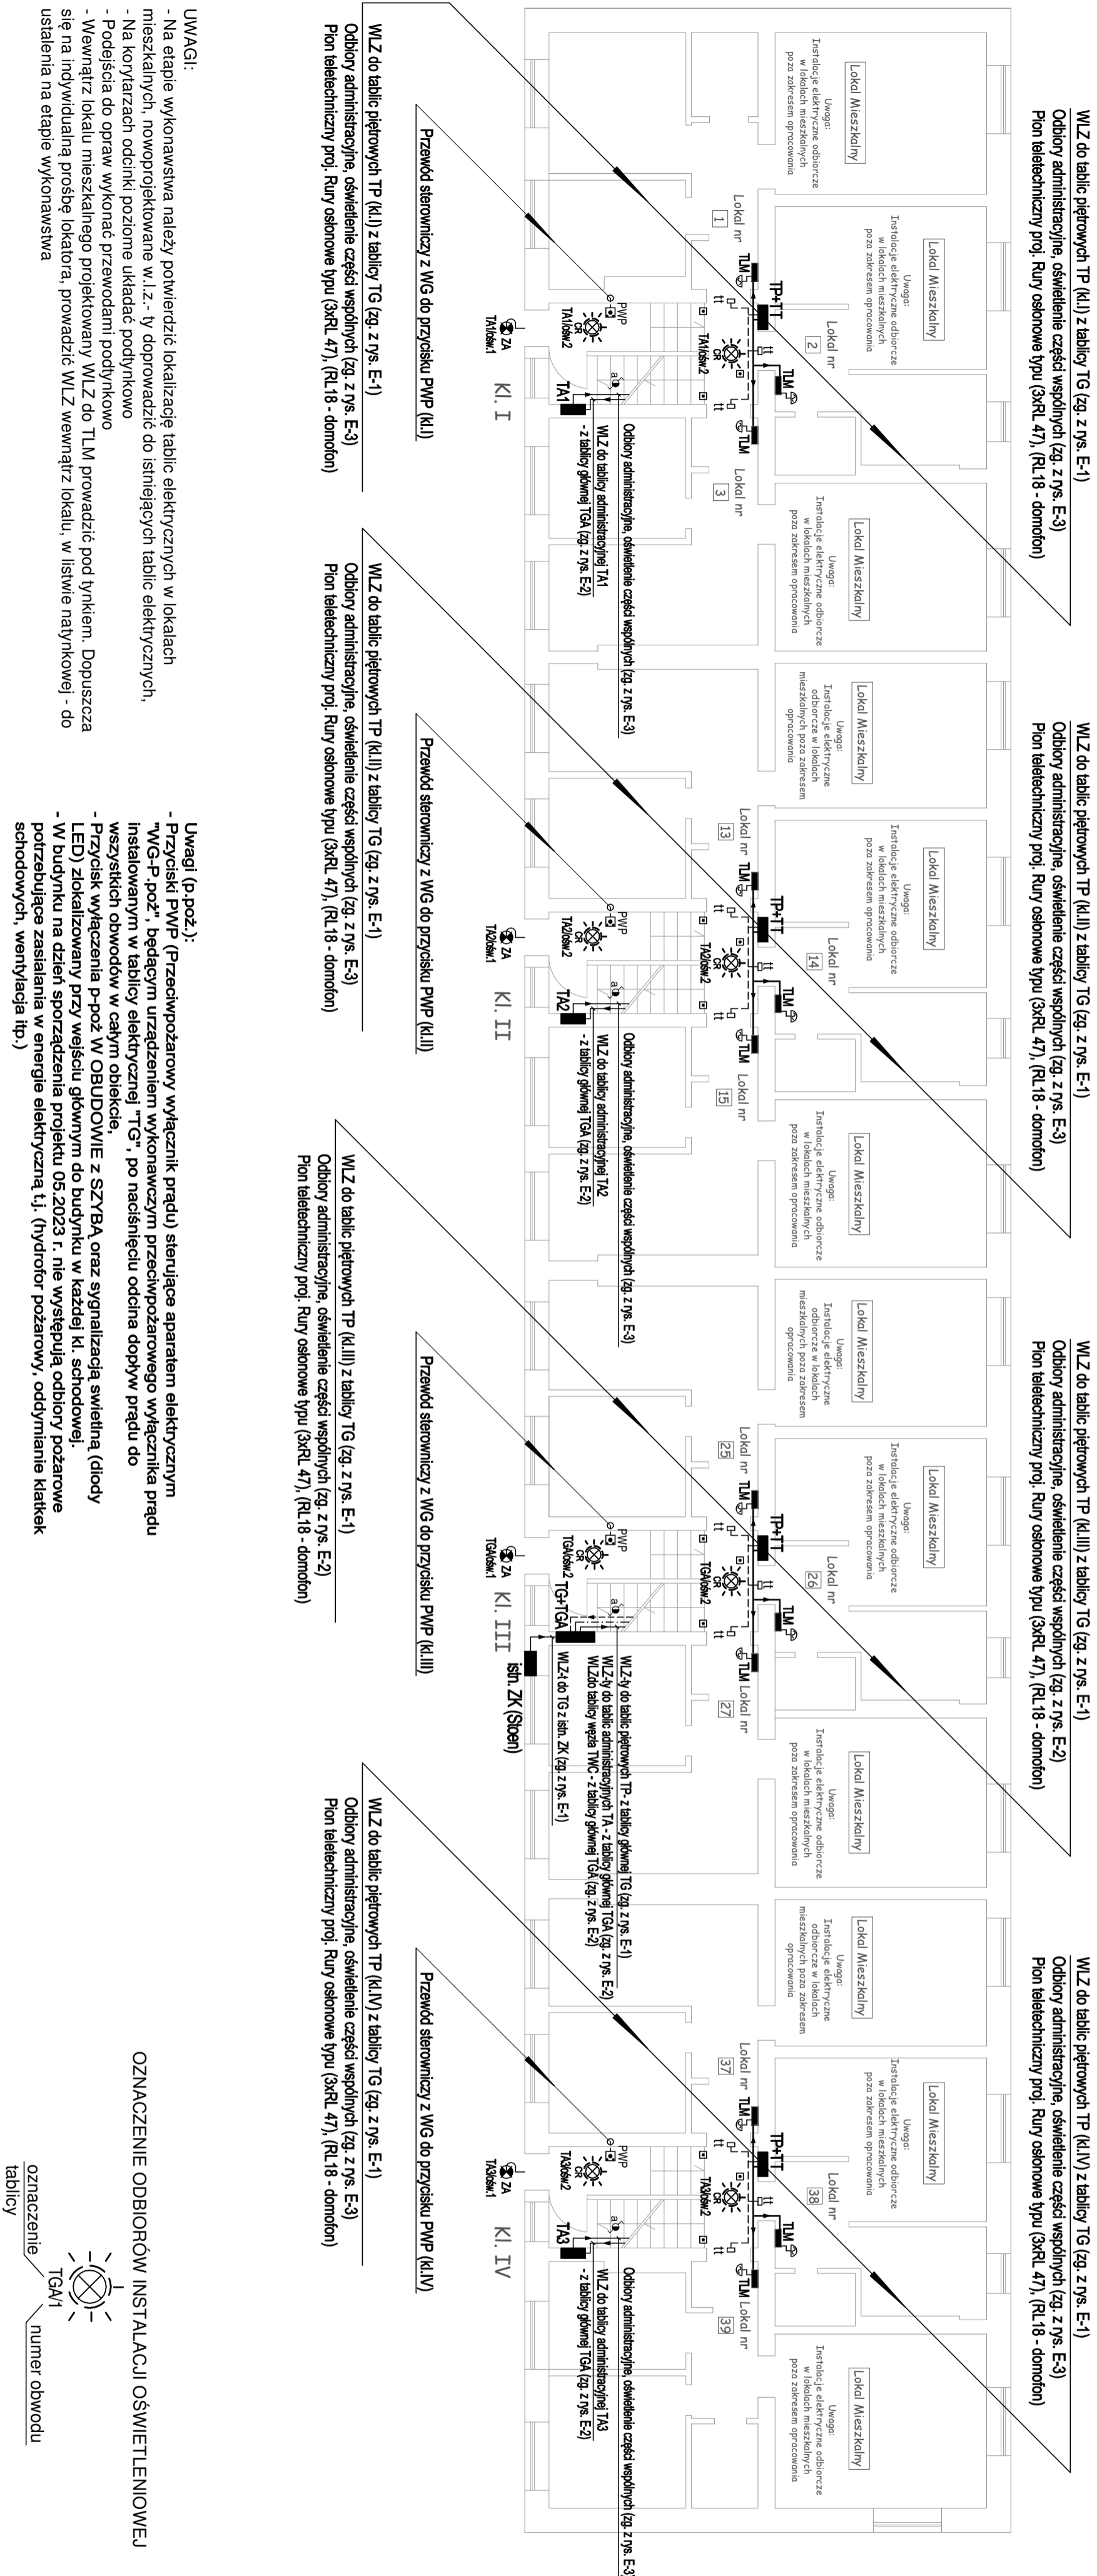

WLZ do tablic piętrowych TP (K.I.) z tablicy TG (zg. z rys. E-1)

Odbiory administracyjne, oświetlenie części wspólnych (zg. z rys. E-3)
Pion teletechniczny proj. Rury osłonowe typu (3xRL 47), (RL 18 - domofon)

WLZ do tablic piętrowych TP (K.II) z tablicy TG (zg. z rys. E-1)

Odbiory administracyjne, oświetlenie części wspólnych (zg. z rys. E-3)
Pion teletechniczny proj. Rury osłonowe typu (3xRL 47), (RL 18 - domofon)

WLZ do tablic piętrowych TP (K.III) z tablicy TG (zg. z rys. E-1)

Odbiory administracyjne, oświetlenie części wspólnych (zg. z rys. E-2)
Pion teletechniczny proj. Rury osłonowe typu (3xRL 47), (RL 18 - domofon)

WLZ do tablic piętrowych TP (K.IV) z tablicy TG (zg. z rys. E-1)

Odbiory administracyjne, oświetlenie części wspólnych (zg. z rys. E-3)
Pion teletechniczny proj. Rury osłonowe typu (3xRL 47), (RL 18 - domofon)

Nazwa Inwestycji		PROJEKT WYKONAWCZY	
Wymiany instalacji elektrycznej w częściach wspólnych budynku mieszkalnego wielorodzinnego przy ul. Łowickiej 14 w Warszawie		PARTER	
Inwestor			
SPÓŁDZIELNIA MIESZKANIOWA „MOKOTÓW”			
Administracja Osiedle Dąbrowskiego, ul. Łowicka 10, 02-574 Warszawa			
Zespół Projektowy		Nr. upr. WA 590/94	
Dariusz Skwamicki			
Karol Goel			
Sygnatury		Nr. upr. MAZ10390/P00E107	
Adam Skwamicki			
Typ i rysunek:			
Rzut parteru - instalacje elektryczne			
data: 05.2023 r.		skala 1:100	
		rys. nr: E-9	